





VOLUME EM LITROS (V)
 $A = \frac{V \cdot 100}{C}$
 V = VOLUME EM LITROS
 N = NÚMERO DE CONTRIBUINTES
 C = CONTRIBUIÇÃO DE DESPESAS (LITROS/PESSOA x DIA)
 Q = COEFICIENTE DE INFILTRAÇÃO DO SOLO

VOLUME CALCULADO = 2.134 L
 ÁREA CALCULADA = 4,268 m²
 ÁREA ADOPTADA (1,50m x 0,80m / 1,50m) = 4,80 m²



DIMENSIONAMENTO DE ACORDO COM A NBR 7229/93 E 13969

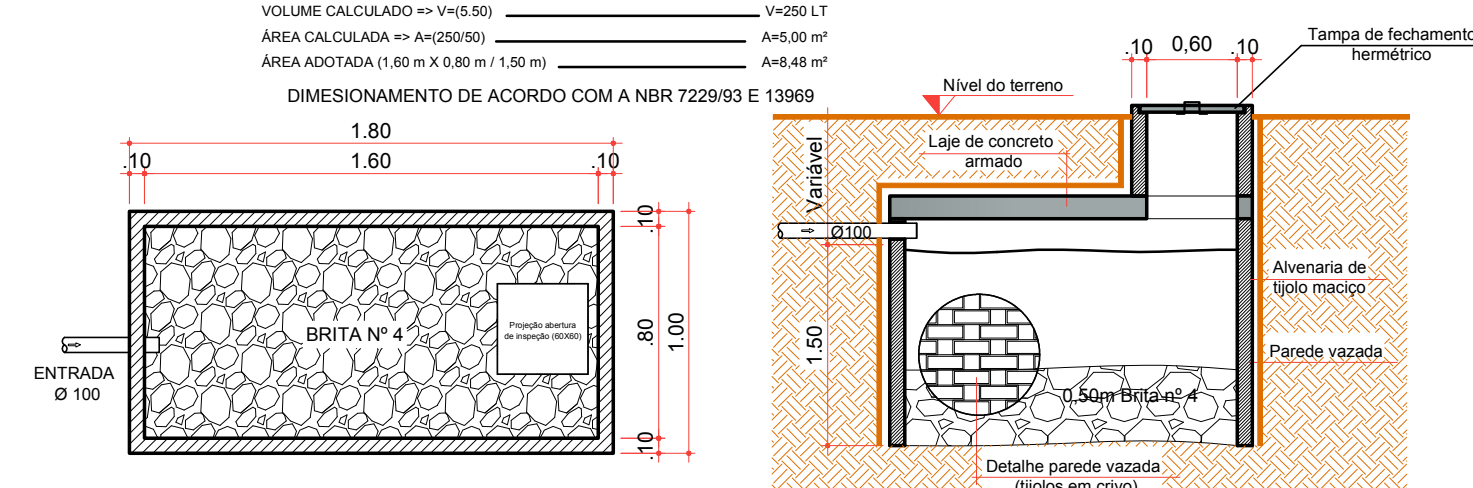

DETALHE SUMIDOURO
Escala 1:50

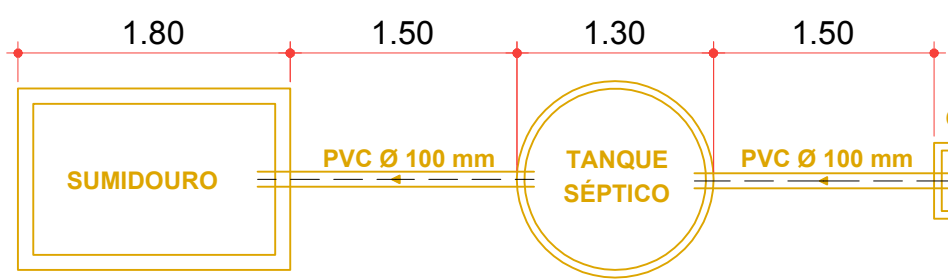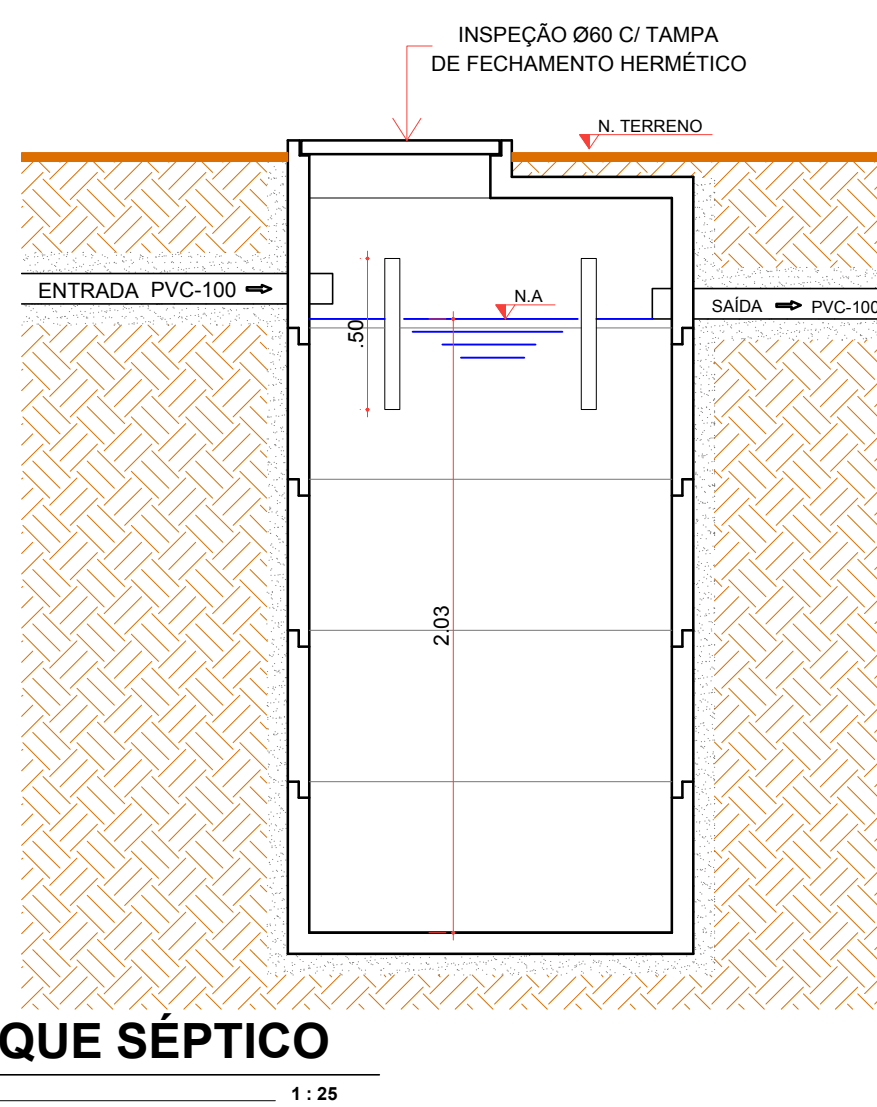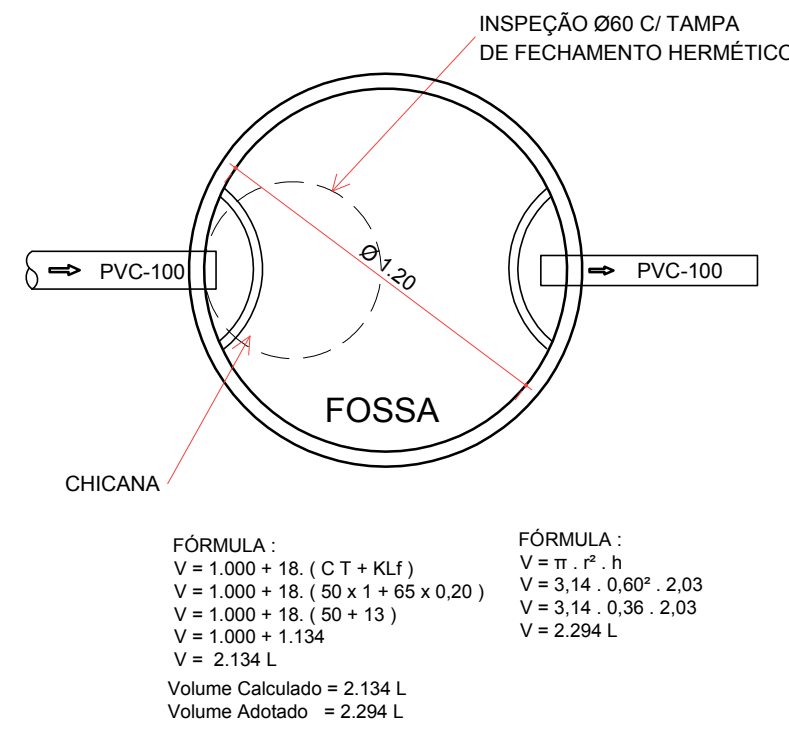

- LEGENDA**
- Tubulação de esgoto
 - Tubulação Hidráulica (fria) no teto
 - Tubulação Hidráulica (fria) no piso
 - Caixa Sifonada
 - Caixa Sifonada c/ ralo
 - Caixa Seca
 - Ralo Seco
 - CG Caixa de Gordura
 - CI Caixa de Inspeção
 - AF Coluna de Água Fria
 - AFA Coluna de Água Fria Ascendente
 - CV Coluna de Ventilação

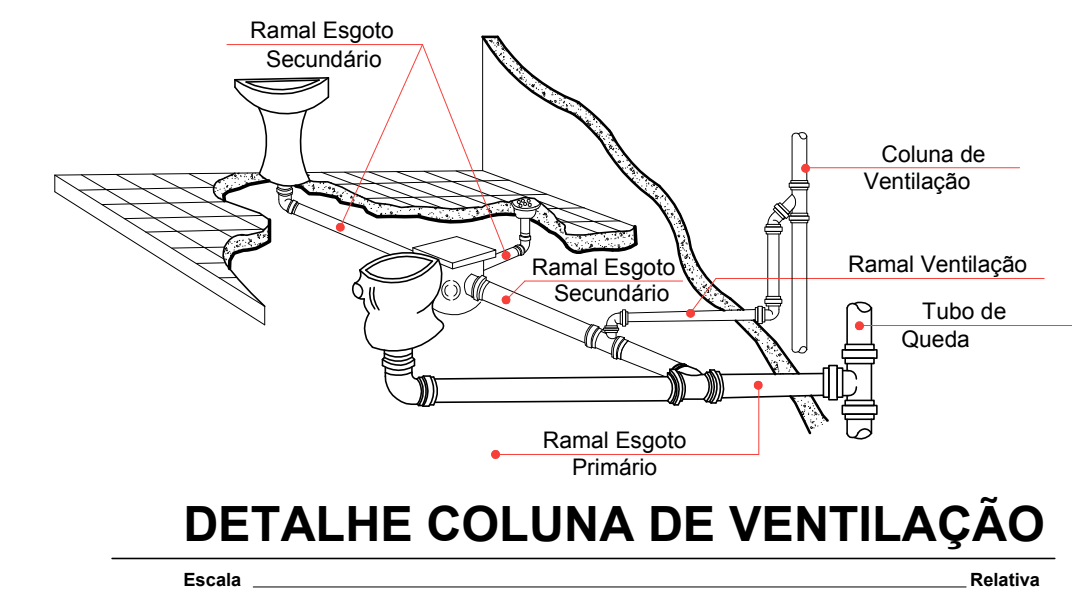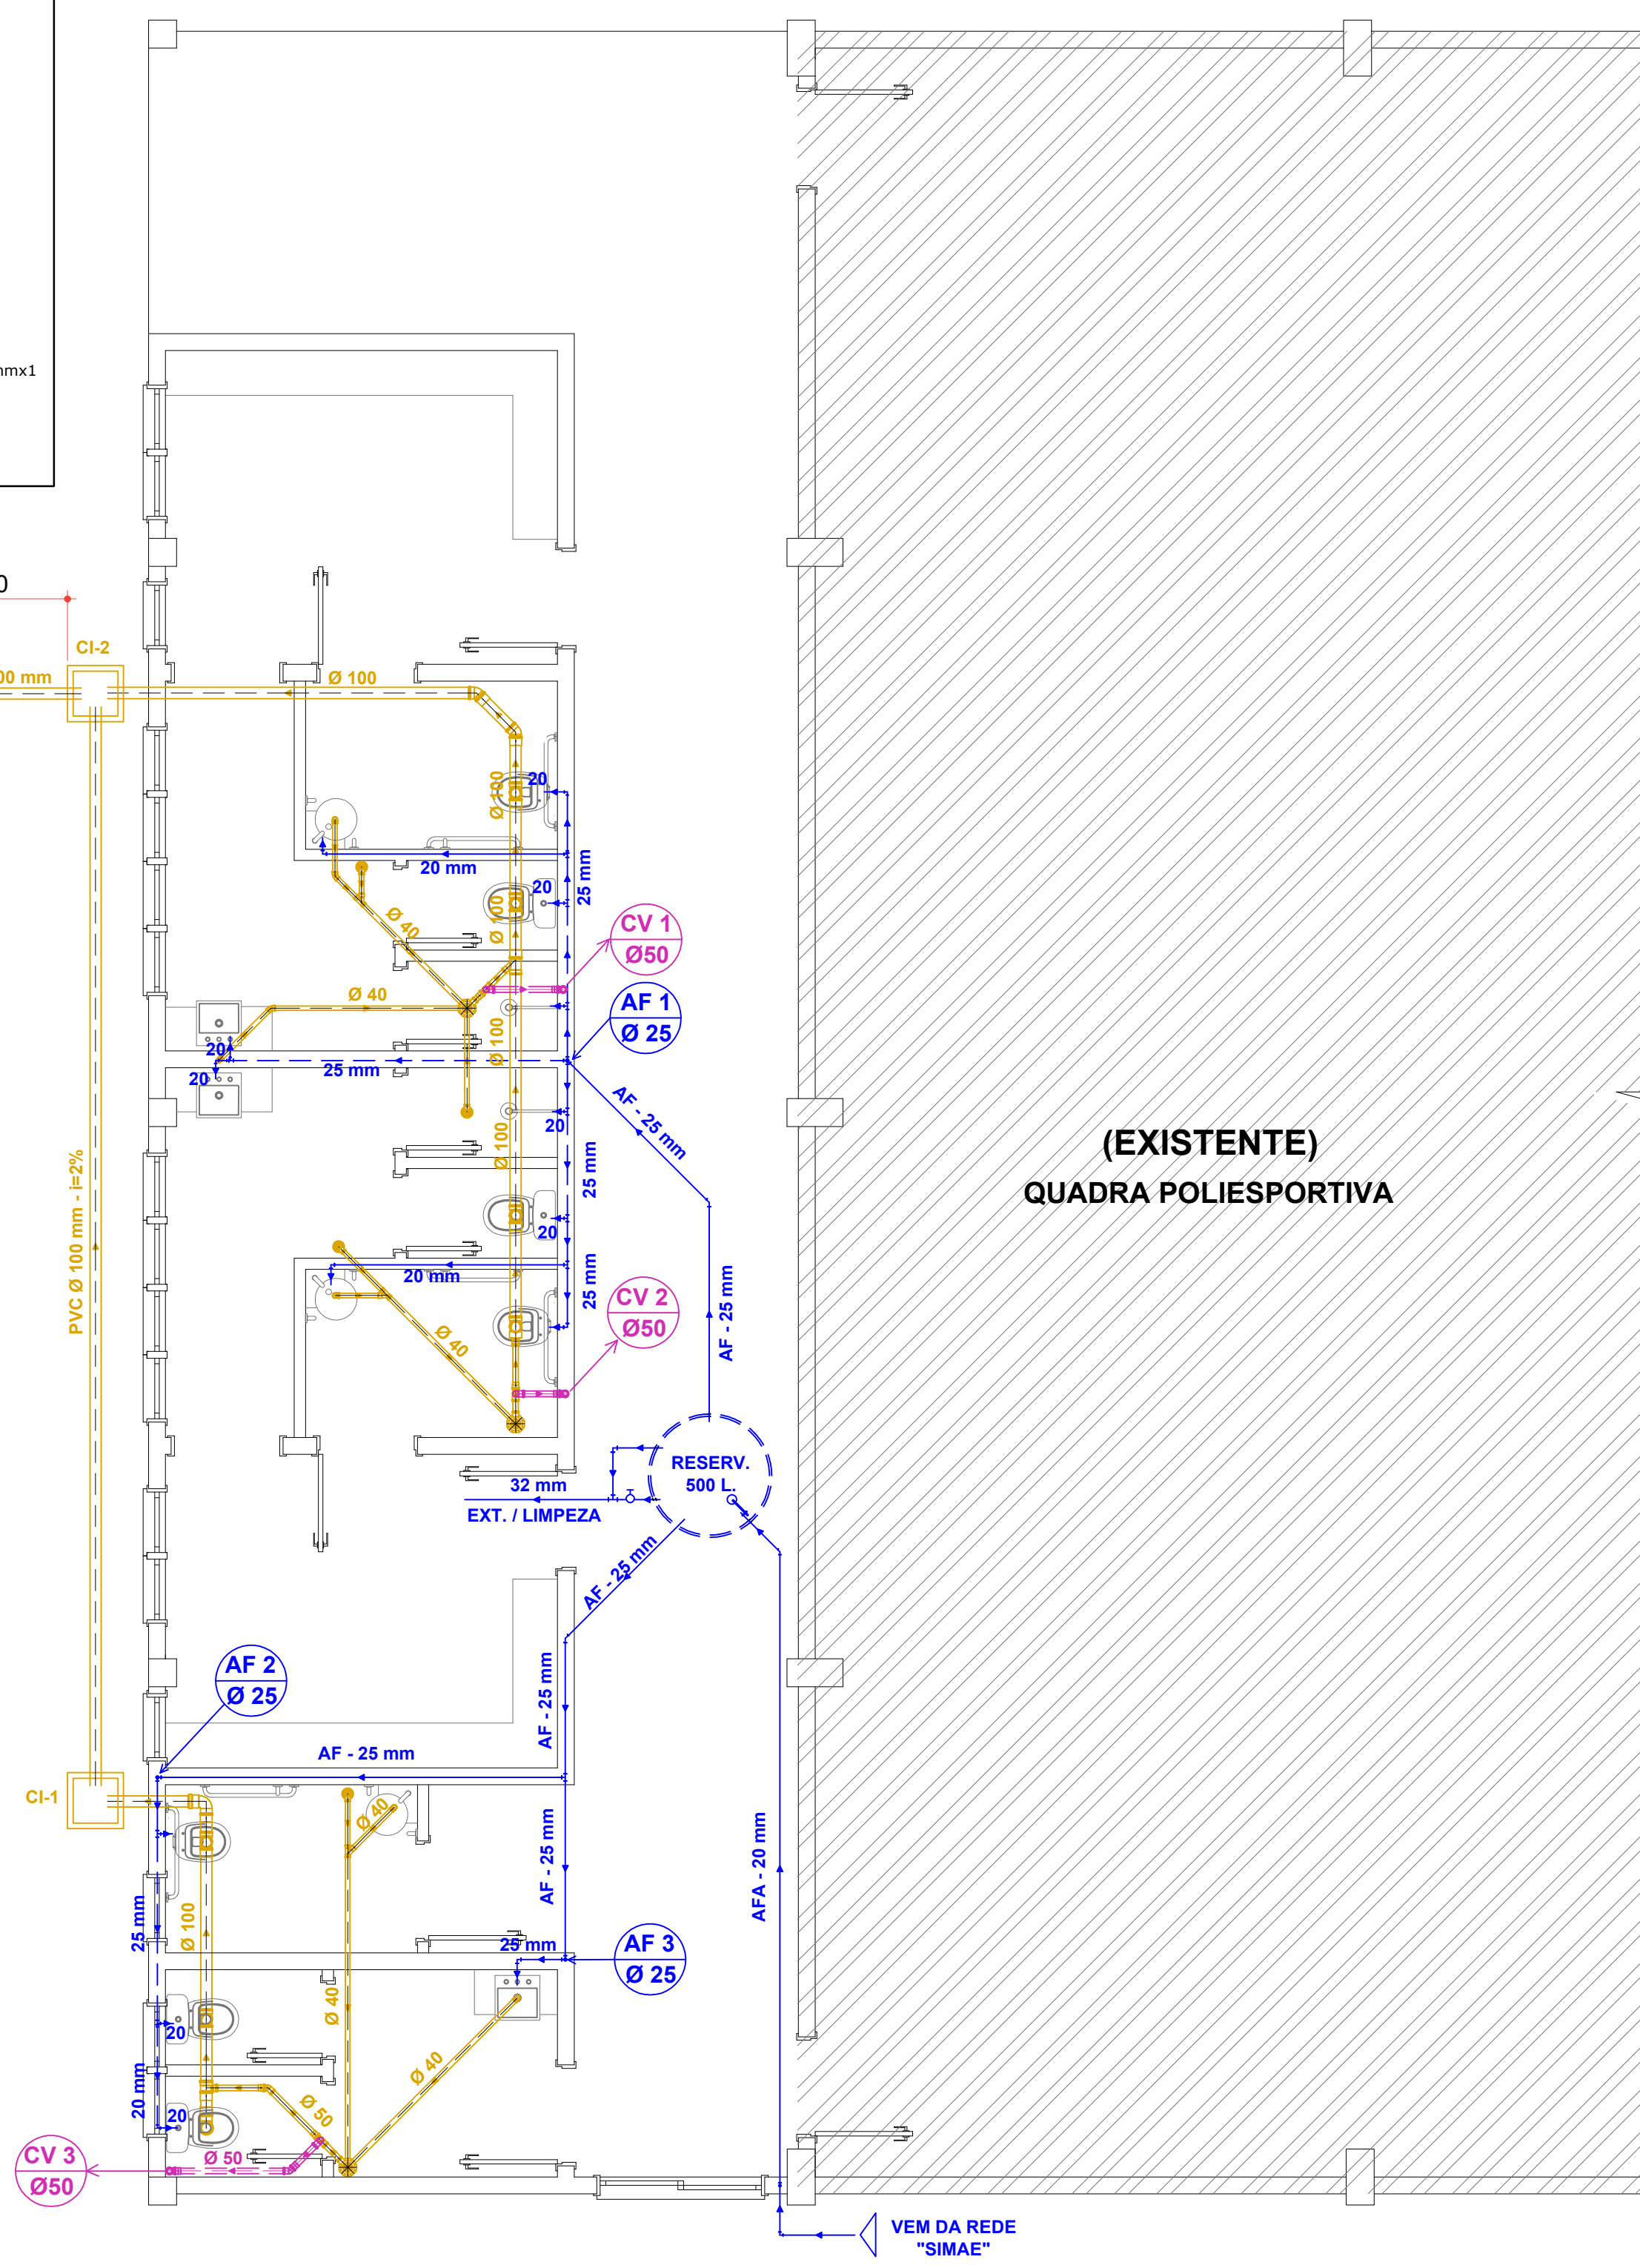

ammoc
Associação dos Municípios do Meio Oeste Catarinense

Rua Roberto Trompowski, 68 2º andar Tel: 49 3522.2800 Fax: 35220235 www.ammoc.com.br e-mail ammoc@ammoc.com.br - JOAÇABA SC

PREFEITURA MUNICIPAL DE OURO

Obra: PROJETO DE AMPLIAÇÃO QUADRA LINHA CAÇADOR
 Referência: PROJETO HIDROSSANITÁRIO
 Local da Obra: LINHA CAÇADOR

Conteúdo: PLANTA BAIXA PAVTO. DETALHES CONSTRUTIVOS

Quaisquer alterações consulte os responsáveis técnicos

Assinatura Responsável Técnico: _____ Assinatura Prefeito(a) em Exercício: _____

Projeto: DENIR NARCIZO ZULIAN - ENG. CIVIL - CREA/SC 50.805-8
 MICHEL ALBERTI - ENG. CIVIL - CREA/SC 80.032-6
 ANA JÚLIA UNGERICH - ENG. CIVIL-CREA/SC 105.295-8

Desenho: ANDRÉ BEAL Data: JULHO / 2017 Escala: INDICADA(S) Área Total: 688,84 m²

HID 01/01