


LEGENDA DE SERVIÇOS

- CHAPISCO MASSA ÚNICA PINTURA
- MASSA ÚNICA PINTURA

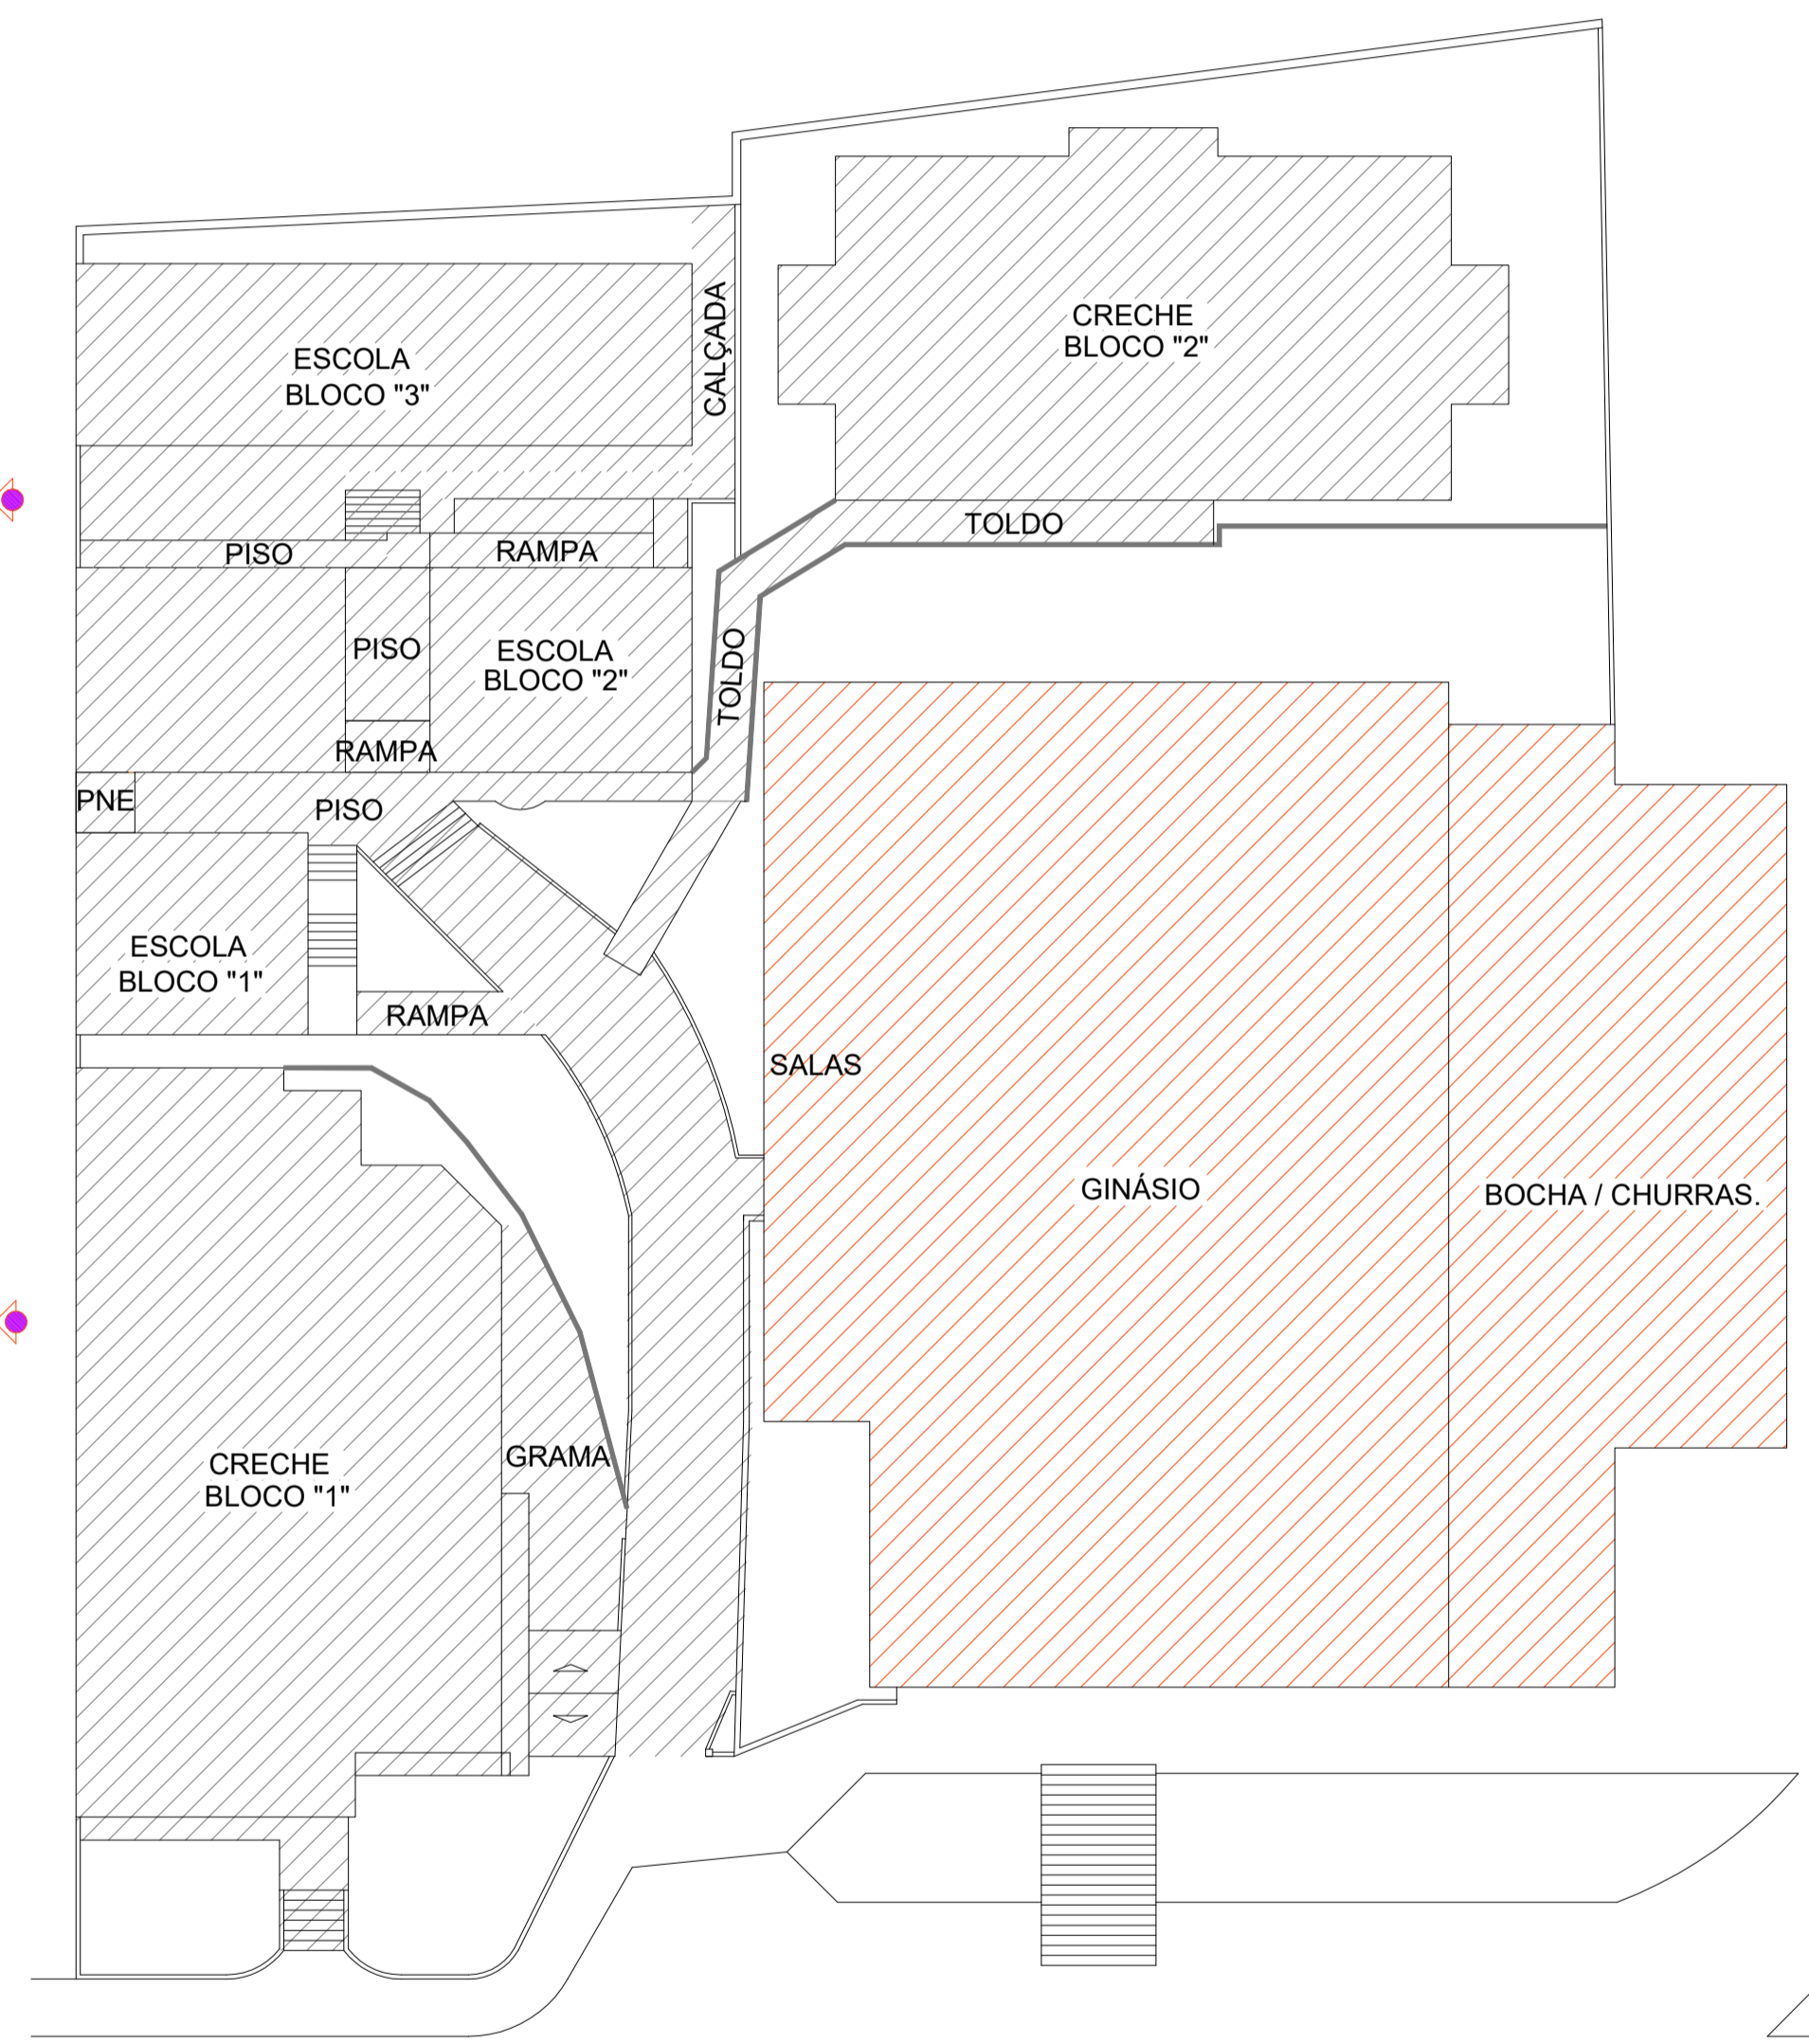

PLANTA BAIXA DE IDENTIFICAÇÃO DE SERVIÇOS
Escala 1 : 100

IMPLANTAÇÃO
Escala 1 : 250



Rua Roberto Trompowski, 68 2º andar. Tel: 49 3522.2800 Fax: 35220235 www.ammoc.com.br e-mail ammoc@ammoc.com.br - JOIÇABA SC

PREFEITURA MUNICIPAL DE OURO	
Obra: REVESTIMENTO E PINTURA DO GINÁSIO BAIRRO NAVEGANTES	Conteúdo: PLANTA BAIXA DE IDENTIFICAÇÃO DE SERVIÇOS
Referência: PROJETO ARQUITETÔNICO	PLANTA DE IMPLANTAÇÃO
Local da Obra: RUA PRESIDENTE CASTELO BRANCO	
Quaisquer alterações consulte os responsáveis técnicos	
Assinatura Responsável Técnico	Assinatura Prefeito(a) em Exercício
Projeto: ANA JULIA U. DE CARVALHO - ENGº CIVIL - CREA/SC 105.295-8 ANDRÉ BRITO DOTTI - ENGº CIVIL - CREA/SC 162.237-5 DENIR NARCIZO ZULIAN - ENGº CIVIL - CREA/SC 50.805-8 LUCAS F. BALESTRIN - ENG. AGRÔNOMO - CREA/SC 156.743-7 MAX MOOSHAMMER - ENGº CIVIL - CREA/SC 139.164-0	
Desenho: ANDRÉ DOTTI	Data: MARÇO / 2020
Escala: INDICADA(S)	Área Total:
ARQ 01/01	