
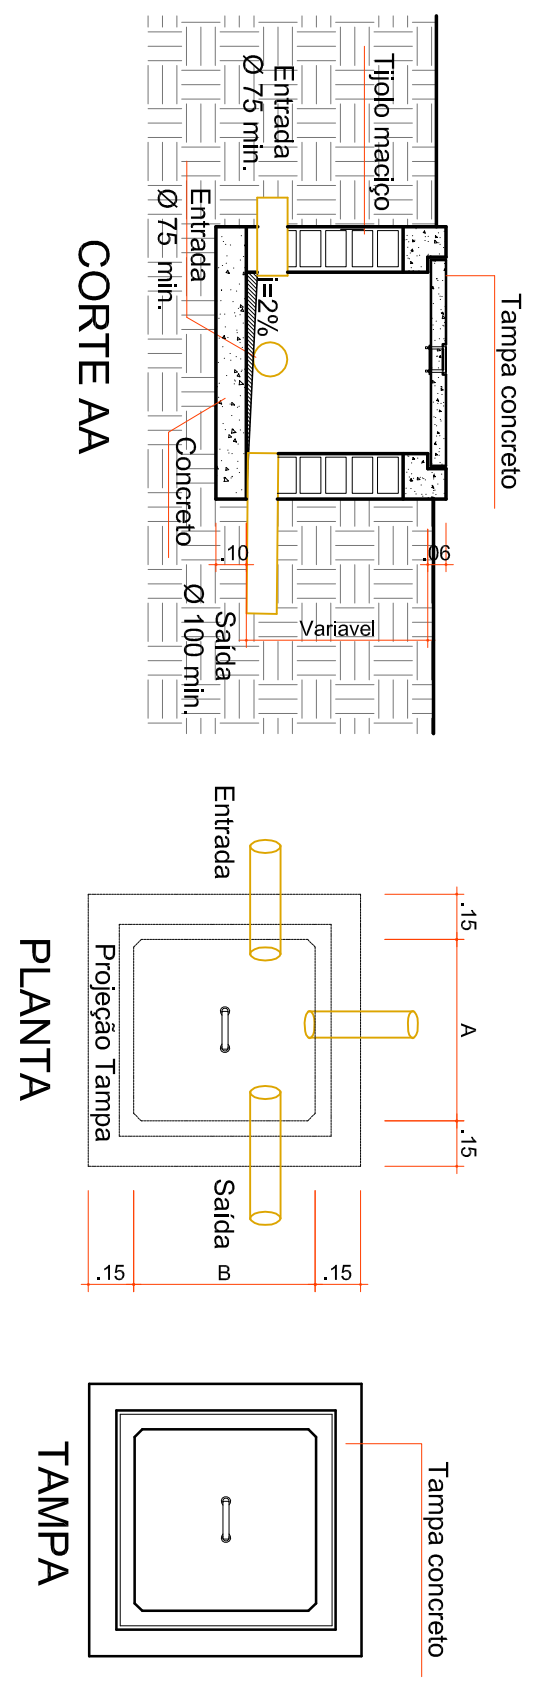


PLANTA BAIXA PAVTO. SUB-SOLO

Escala: 1:30

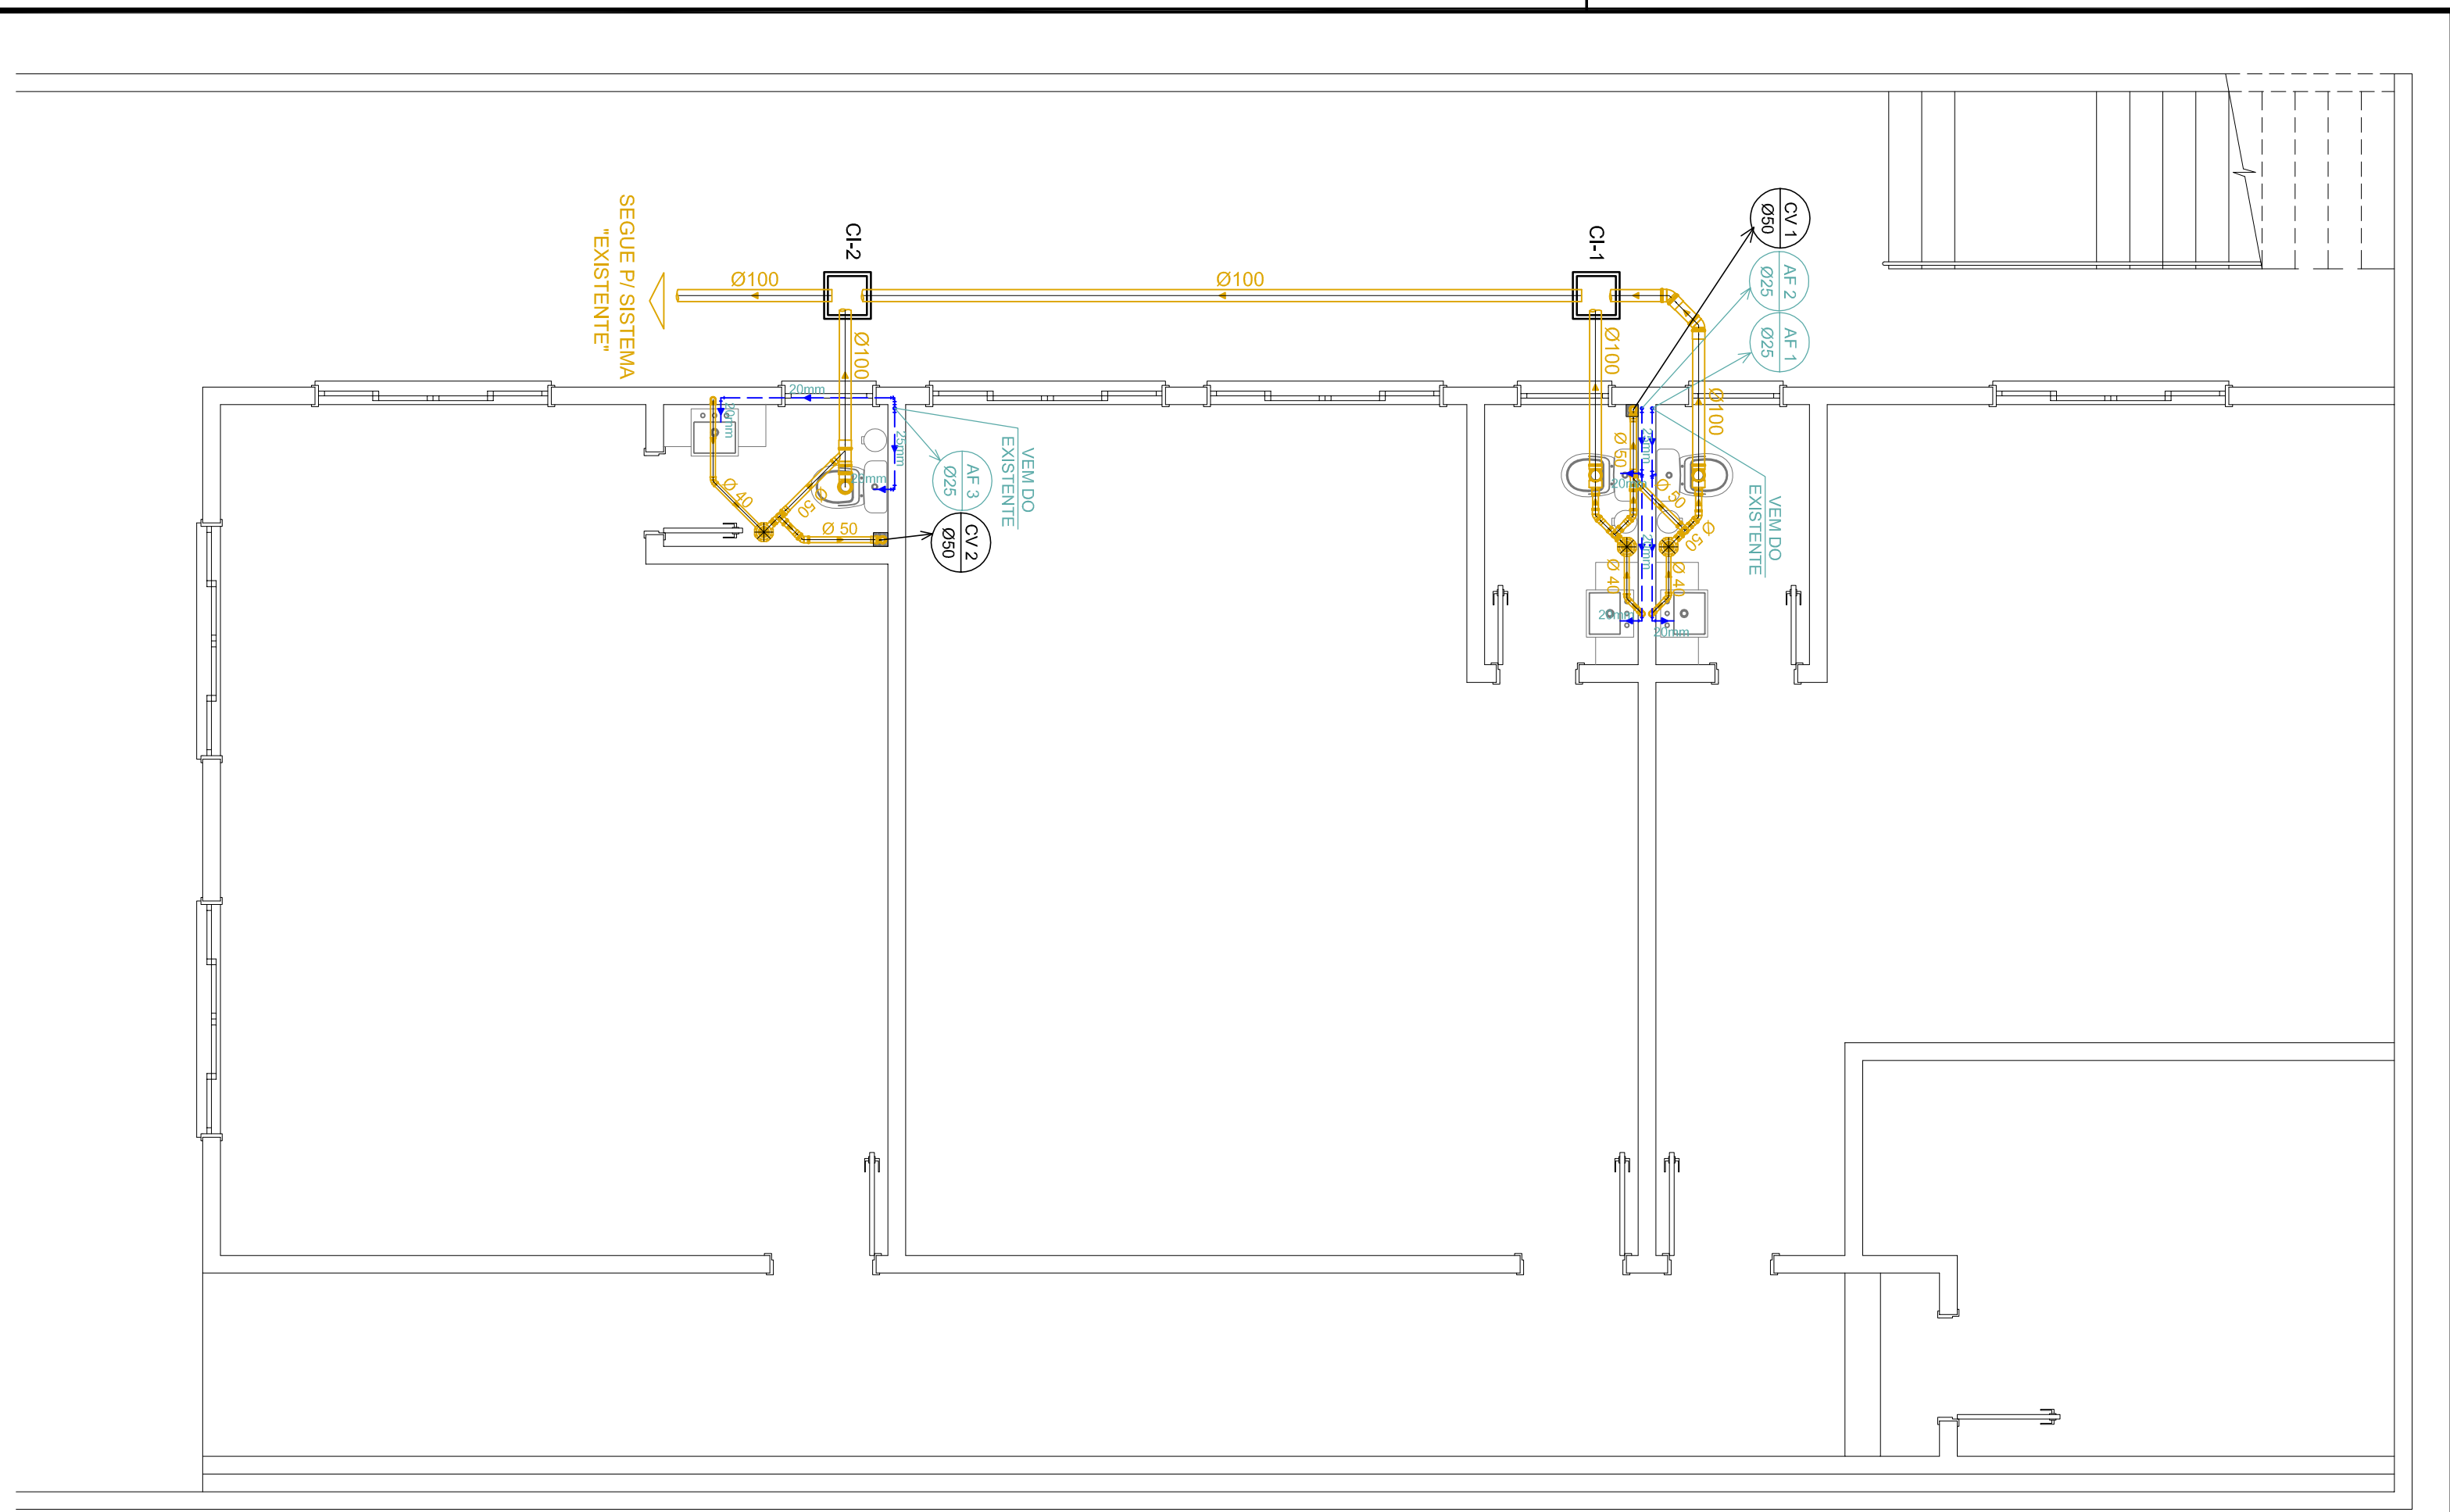

OBSERVAÇÕES :
 Sifonar todas as saídas das pias, lavatórios, tanque de lavar roupas e máquinas de lavar.
 Utilizar conexões azuis com bucha latão para acoplamento com peças metálicas, como : Registros, torneiras, válvulas, hastes de chuveiro .

- Tubulação de esgoto
- Tubulação Hidráulica(fria) no teto
- Tubulação Hidráulica (fria) no piso
- Caixa Sifonada
- Caixa Sifonada c/ ralo
- Caixa Seca
- Ralo Seco
- CG Caixa de Gordura
- CI Caixa de Inspeção
- AF Coluna de Água Fria
- AFA Coluna de Água Fria Ascendente
- CV Coluna de Ventilação

Rua Roberto Pompek, 687 - Anápolis - Tel: 49 3522 2800 Fax: 35220205 www.ammoc.com.br e-mail ammoc@ammoc.com.br - JORNADA 30

PREFEITURA MUNICIPAL DE OURO

ammoc
Associação dos Municípios do Alto Vale do Rio Paraíba

AMPLIAÇÃO CRECHE PEDACINHO DO CÉU

Referência: PROLETO HIROSSANTÁRIO

Local da Obra: RUA DA INCONFIDÊNCIA

Qualquer alterações consulte os responsáveis técnicos

Projeto: DENIR MARCOZO ZULIAN - ENG. CIVIL - CREA/SC 50.805-8
 MICHEL ALBERTI - ENG. CIVIL - CREA/SC 80.032-6
 ANA JULIA UNGERICH - ENG. CIVIL-CREA/SC 105.295-8

Assinatura Responsável Técnico: _____ Assinatura Pedagogo(a) em Exercício: _____

Desenho: ANDRÉ BEAL Data: DEZEMBRO / 2014 Escala: INDICADA(S) Área Total: 173,84 m²

Parabéns: **HID ÚNICA**